


PLANTA BAIXA - A REMOVER

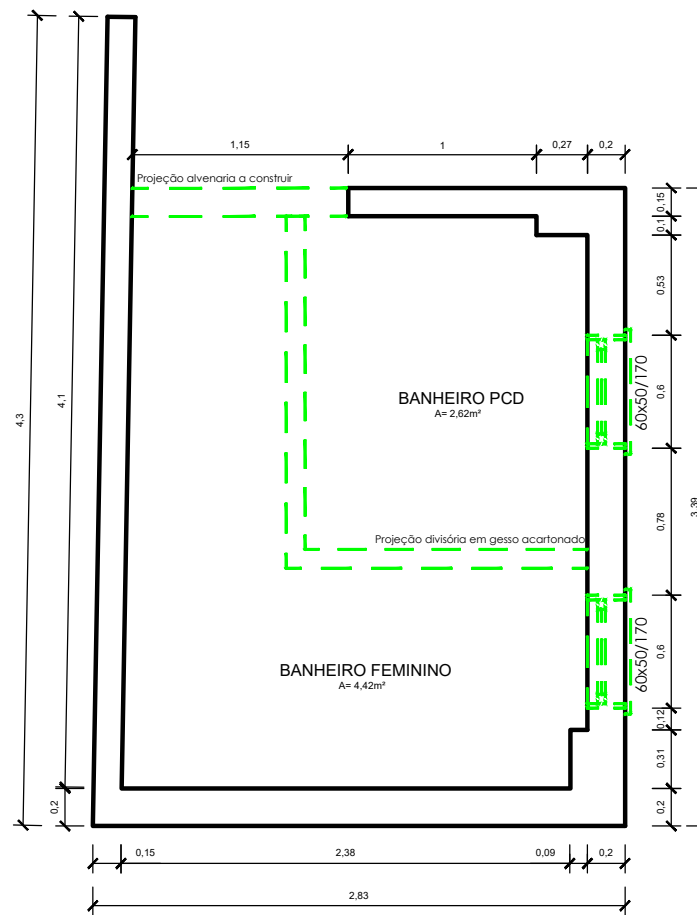

PLANTA BAIXA - A CONSTRUIR

PROJETO EXECUTIVO


ESCALA: 1/40

BANHEIRO FEMININO E PCD
DATA: 08/11/2022

CLIENTE: CÂMARA MUNICIPAL DE VEREADORES
ENDEREÇO: RUA PROFESSOR COELHO DE SOUZA, 210 -
CENTRO, TRIUNFO/RS - CEP 95.840-000

RODOVIA TF-10, 32.508 - III POLO PETROQUÍMICO
TRIUNFO/RS - CEP 95.843-000

(51) 3457-3033

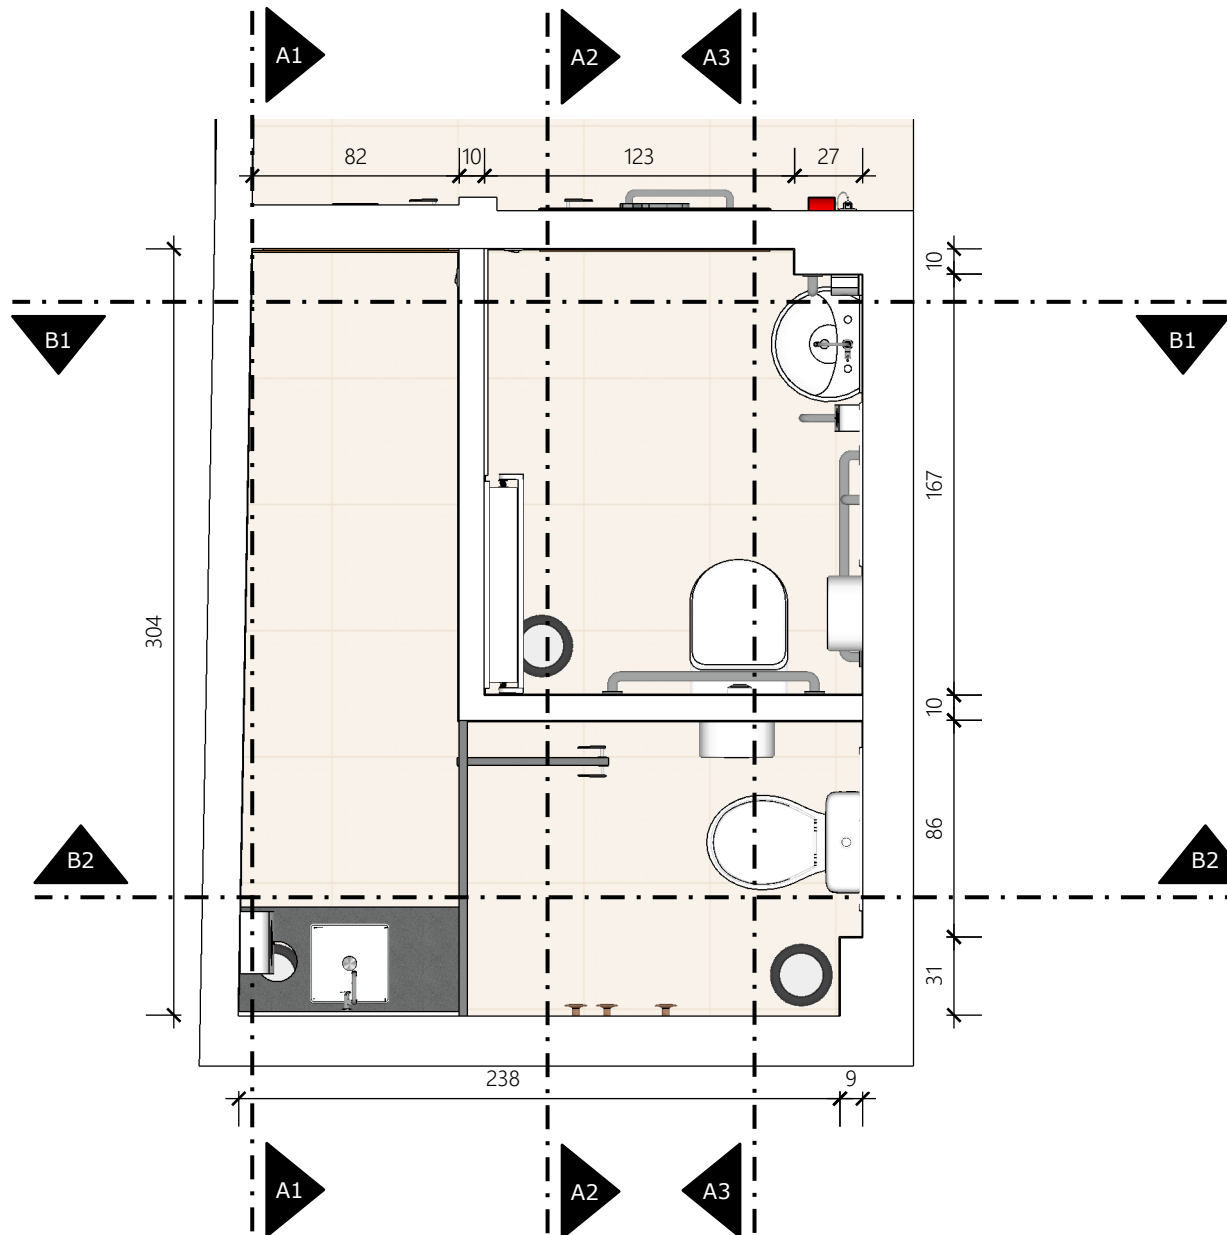

*CONFERIR MEDIDAS NO LOCAL

PLANTA BAIXA

DETALHAMENTO ESCALA: 1/30

01/08

BANHEIRO FEMININO E PCD
DATA: 08/11/2022


CLIENTE: CÂMARA MUNICIPAL DE VEREADORES
ENDEREÇO: RUA PROFESSOR COELHO DE SOUZA, 210 -
CENTRO, TRIUNFO/RS - CEP 95.840-000

RODOVIA TF-10, 32.508 - III POLO PETROQUÍMICO
TRIUNFO/RS - CEP 95.843-000

(51) 3457-3033



Alarme Audiovisual

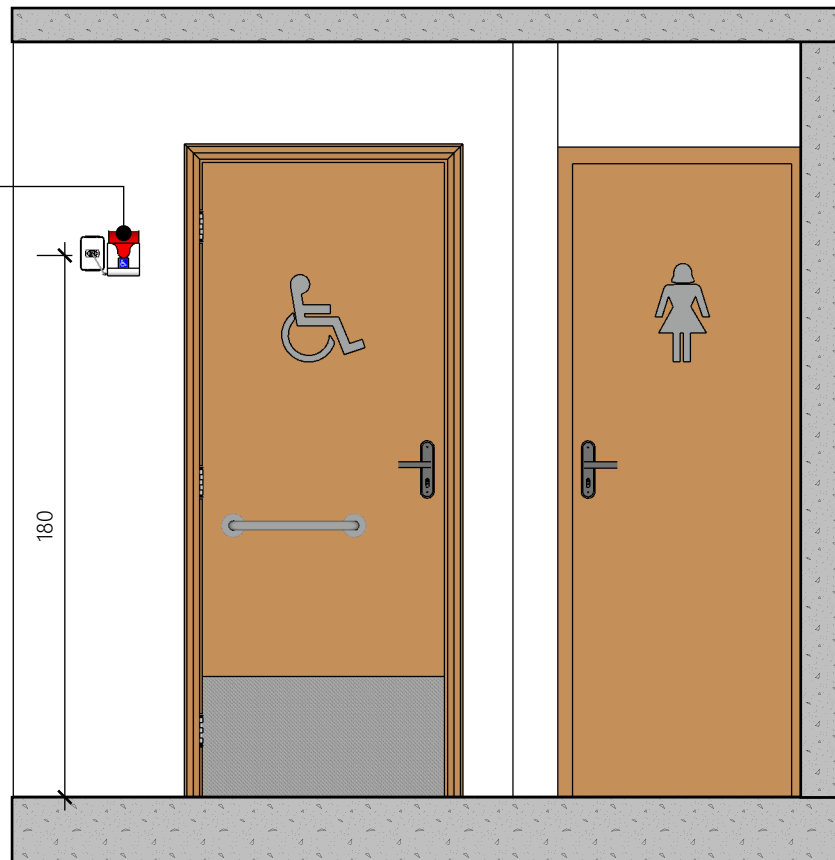

*CONFERIR MEDIDAS NO LOCAL

VISTA

DETALHAMENTO ESCALA: 1/25

02/08


BANHEIRO FEMININO E PCD
DATA: 08/11/2022

CLIENTE: CÂMARA MUNICIPAL DE VEREADORES
ENDEREÇO: RUA PROFESSOR COELHO DE SOUZA, 210 -
CENTRO, TRIUNFO/RS - CEP 95.840-000

RODOVIA TF-10, 32.508 - III POLO PETROQUÍMICO
TRIUNFO/RS - CEP 95.843-000

(51) 3457-3033


UPPER
ENGENHARIA

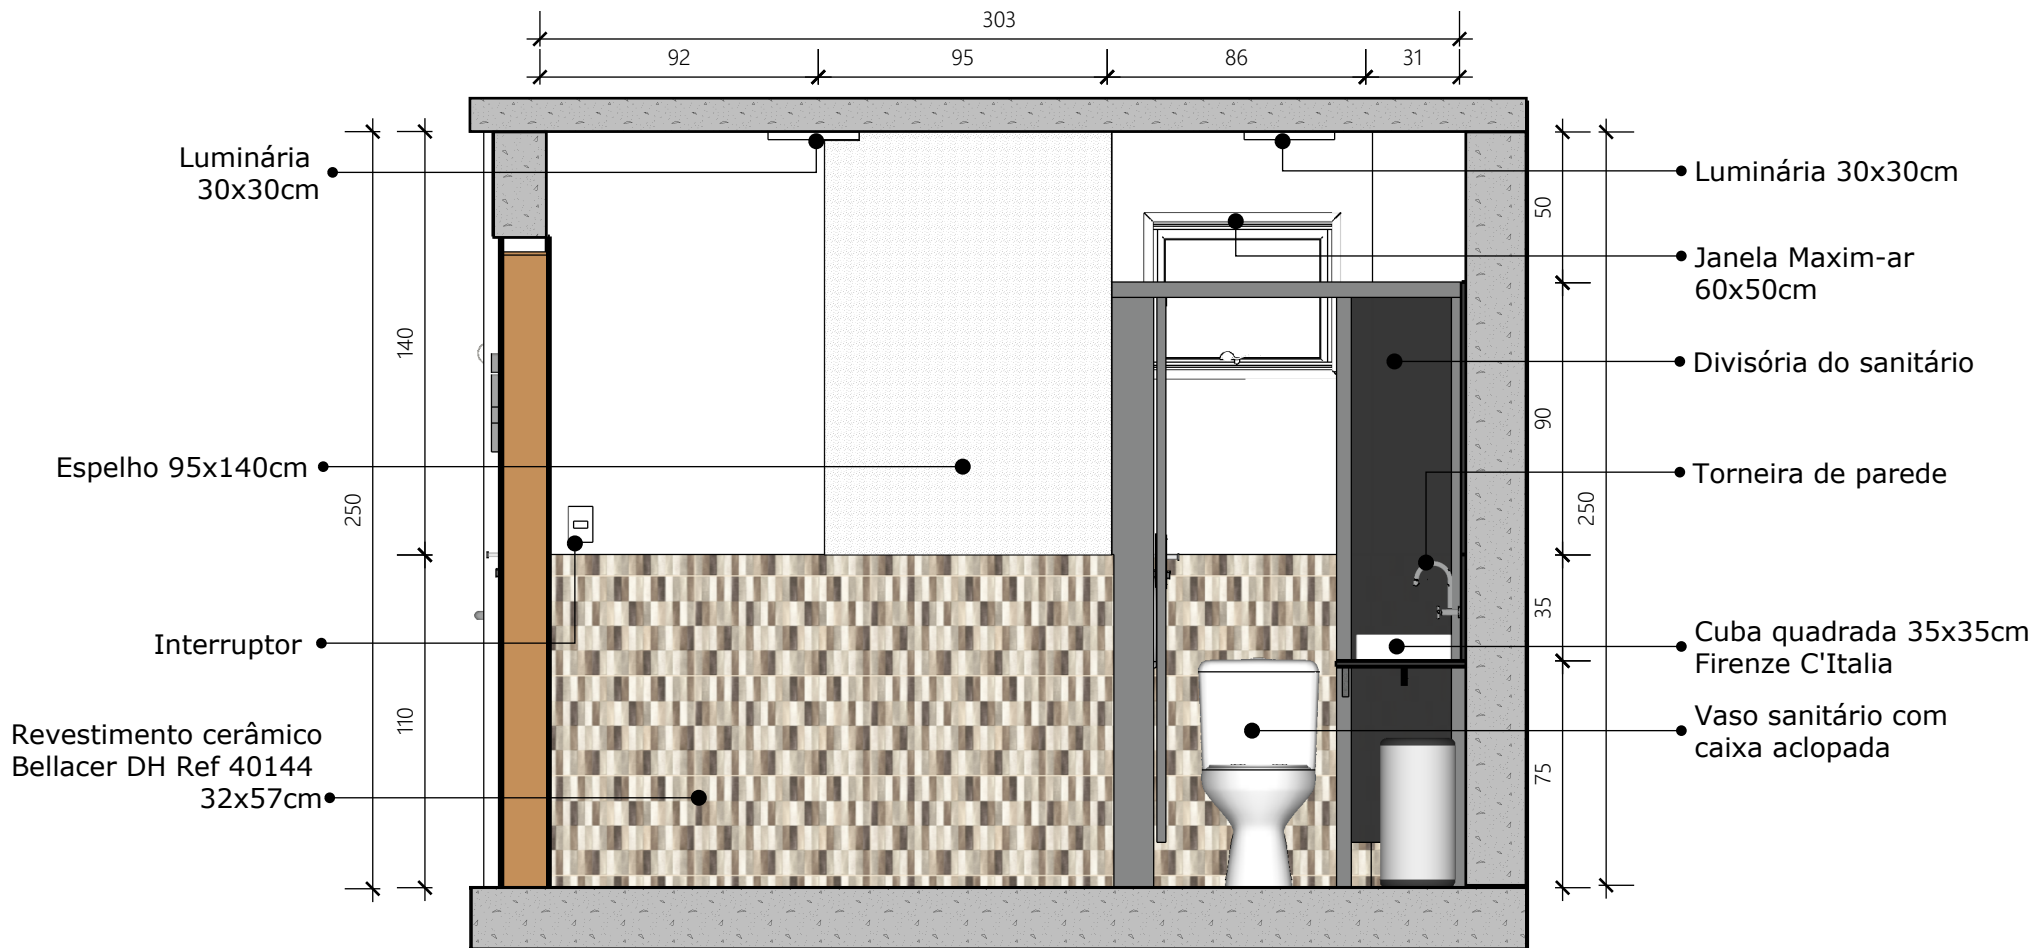

*CONFERIR MEDIDAS NO LOCAL

CORTE A1

DETALHAMENTO ESCALA: 1/25

03/08


BANHEIRO FEMININO E PCD
DATA: 08/11/2022

CLIENTE: CÂMARA MUNICIPAL DE VEREADORES
ENDEREÇO: RUA PROFESSOR COELHO DE SOUZA, 210 -
CENTRO, TRIUNFO/RS - CEP 95.840-000

RODOVIA TF-10, 32.508 - III POLO PETROQUÍMICO
TRIUNFO/RS - CEP 95.843-000

(51) 3457-3033

UPPER
ENGENHARIA

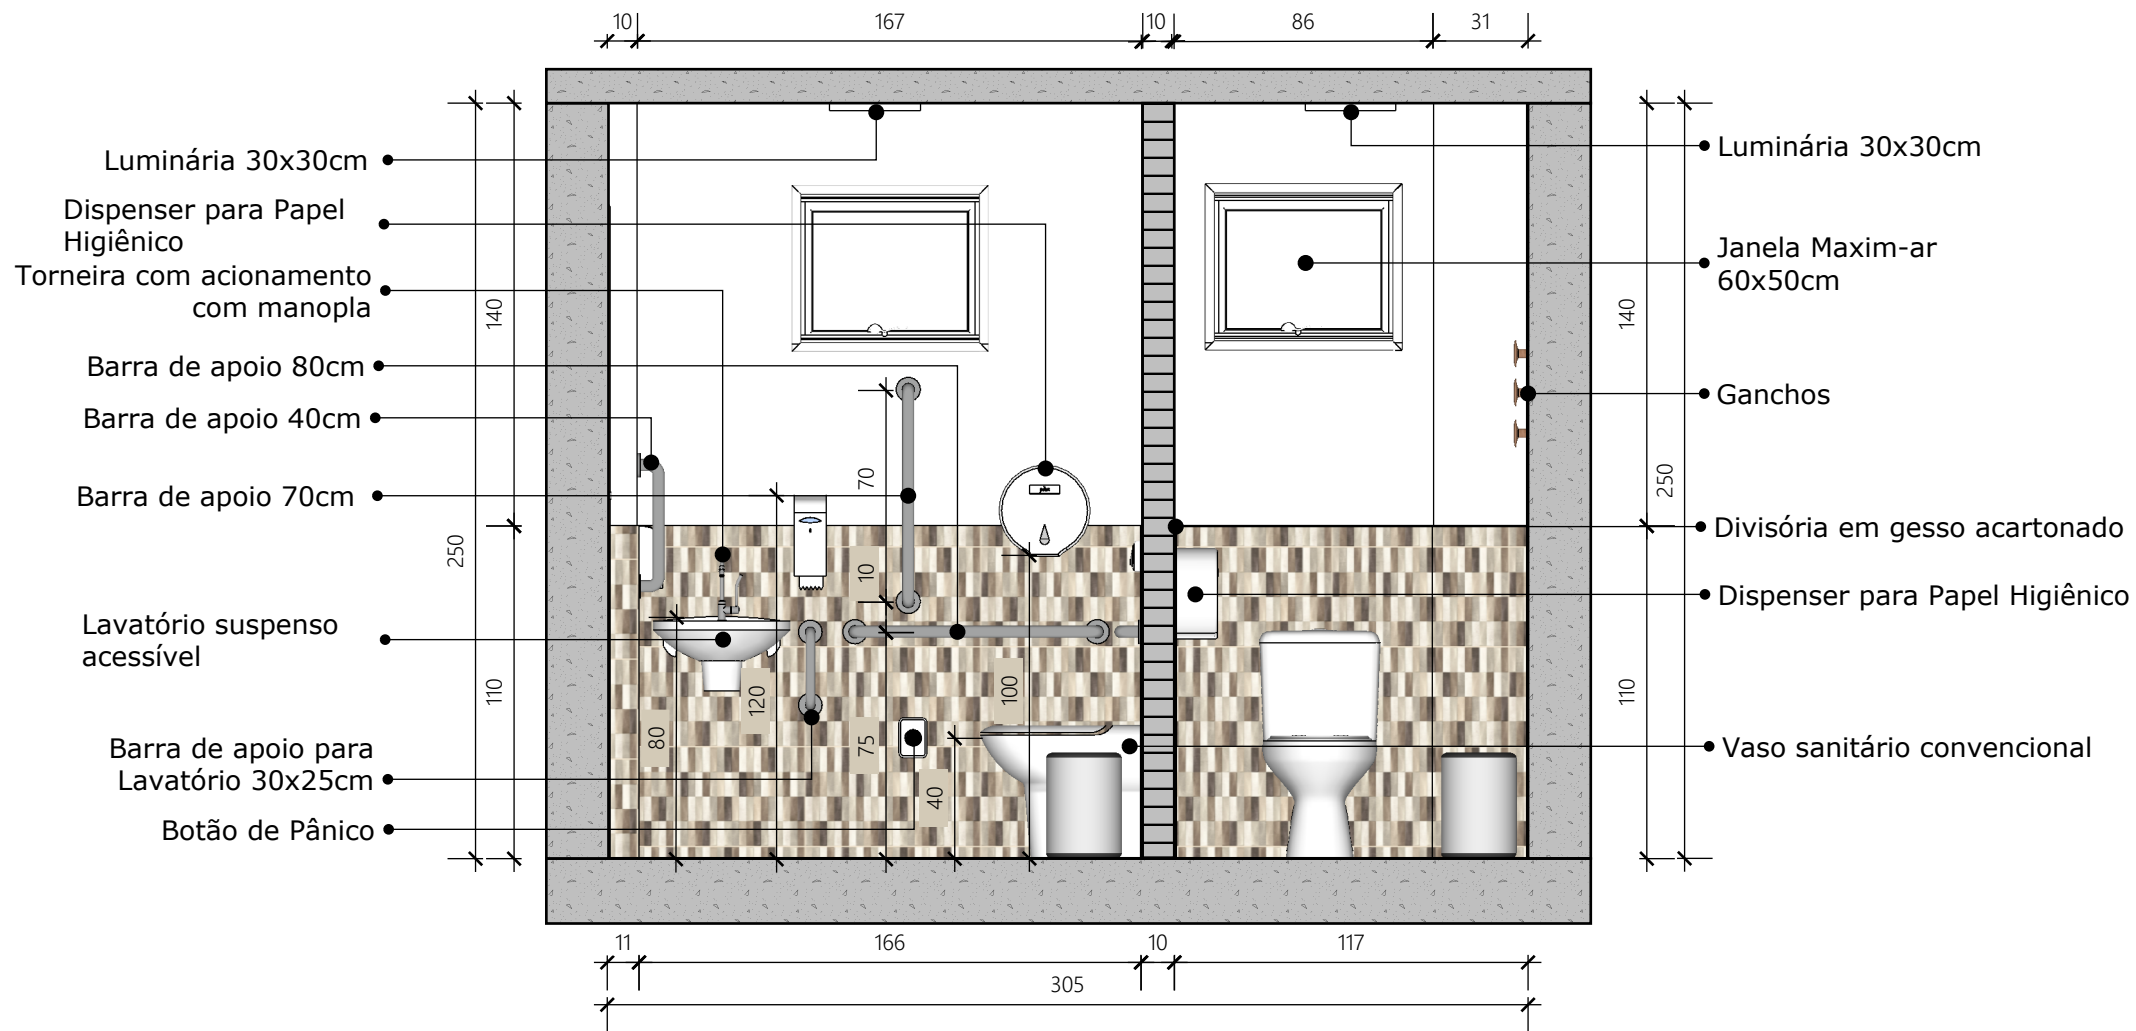

*CONFERIR MEDIDAS NO LOCAL

CORTE A2

DETALHAMENTO ESCALA: 1/25

04/08


BANHEIRO FEMININO E PCD
DATA: 08/11/2022

CLIENTE: CÂMARA MUNICIPAL DE VEREADORES
ENDEREÇO: RUA PROFESSOR COELHO DE SOUZA, 210 -
CENTRO, TRIUNFO/RS - CEP 95.840-000

RODOVIA TF-10, 32.508 - III POLO PETROQUÍMICO
TRIUNFO/RS - CEP 95.843-000

(51) 3457-3033



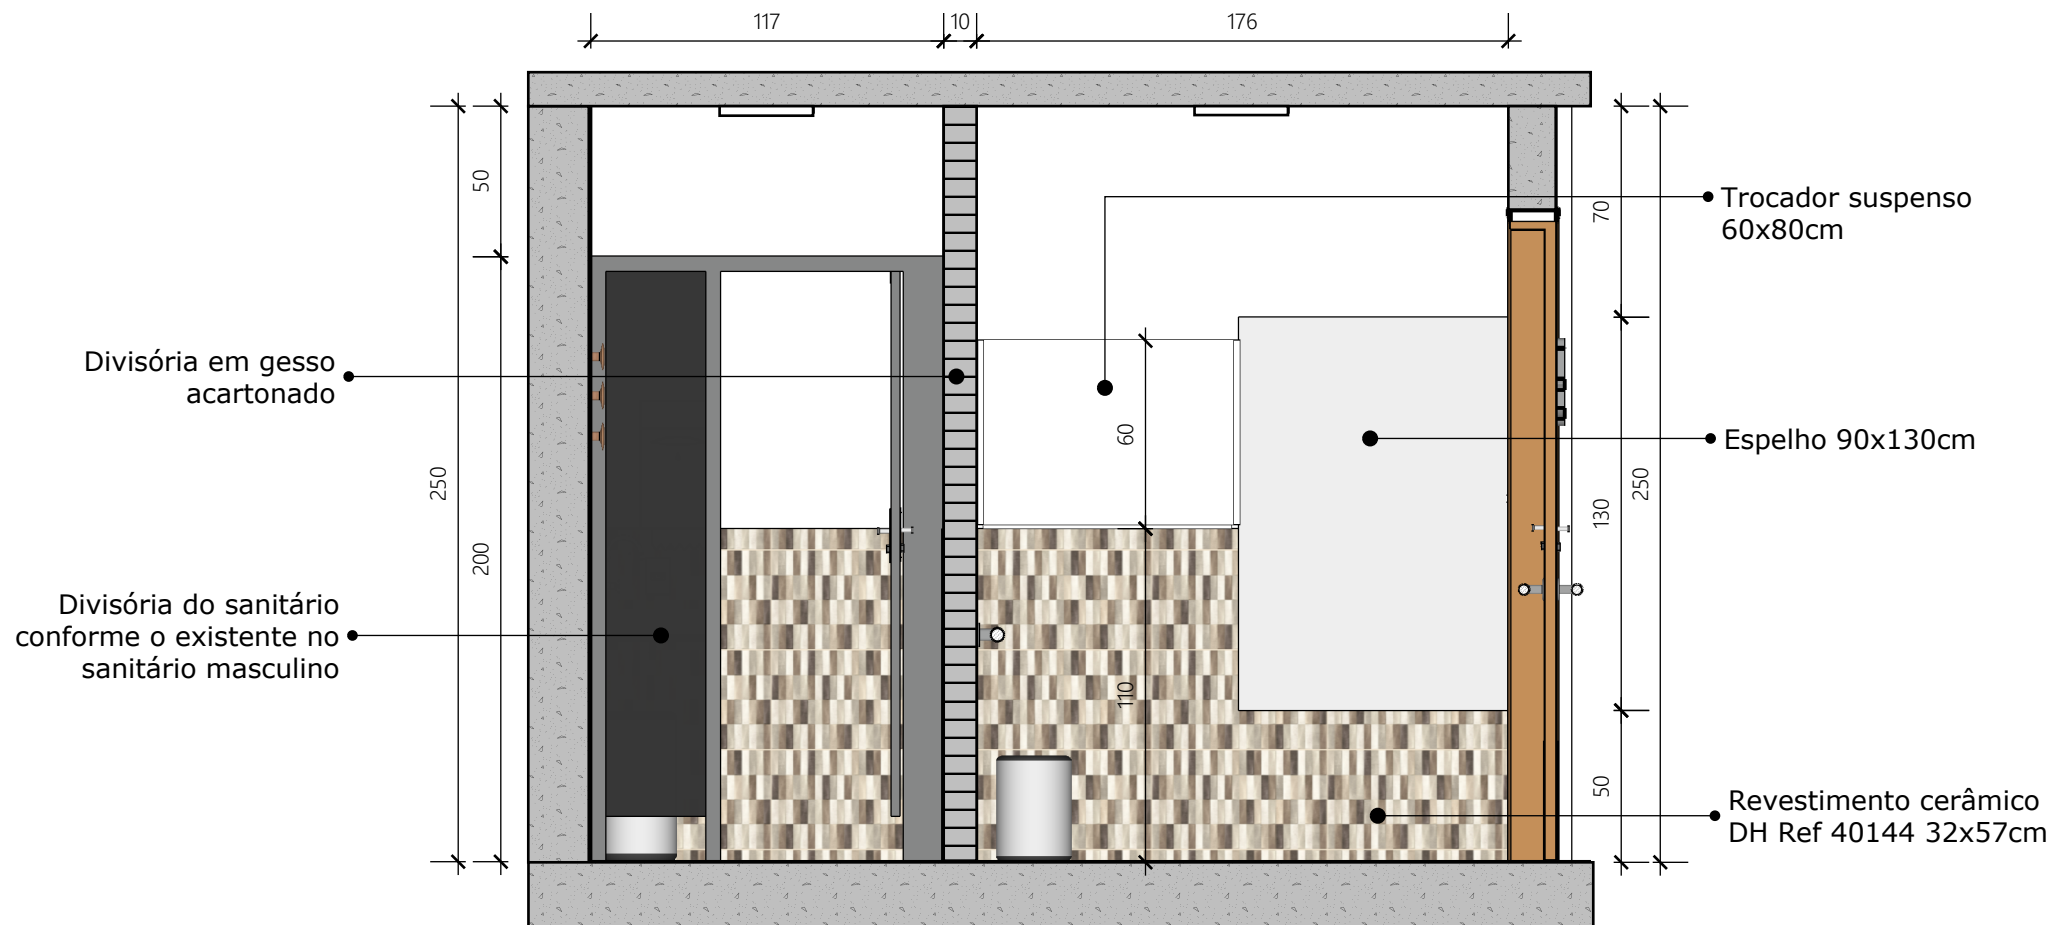

*CONFERIR MEDIDAS NO LOCAL

CORTE A3

DETALHAMENTO

ESCALA: 1/25

05/08

BANHEIRO FEMININO E PCD


DATA: 08/11/2022

CLIENTE: CÂMARA MUNICIPAL DE VEREADORES
 ENDEREÇO: RUA PROFESSOR COELHO DE SOUZA, 210 -
 CENTRO, TRIUNFO/RS - CEP 95.840-000

RODOVIA TF-10, 32.508 - III POLO PETROQUÍMICO
 TRIUNFO/RS - CEP 95.843-000

(51) 3457-3033



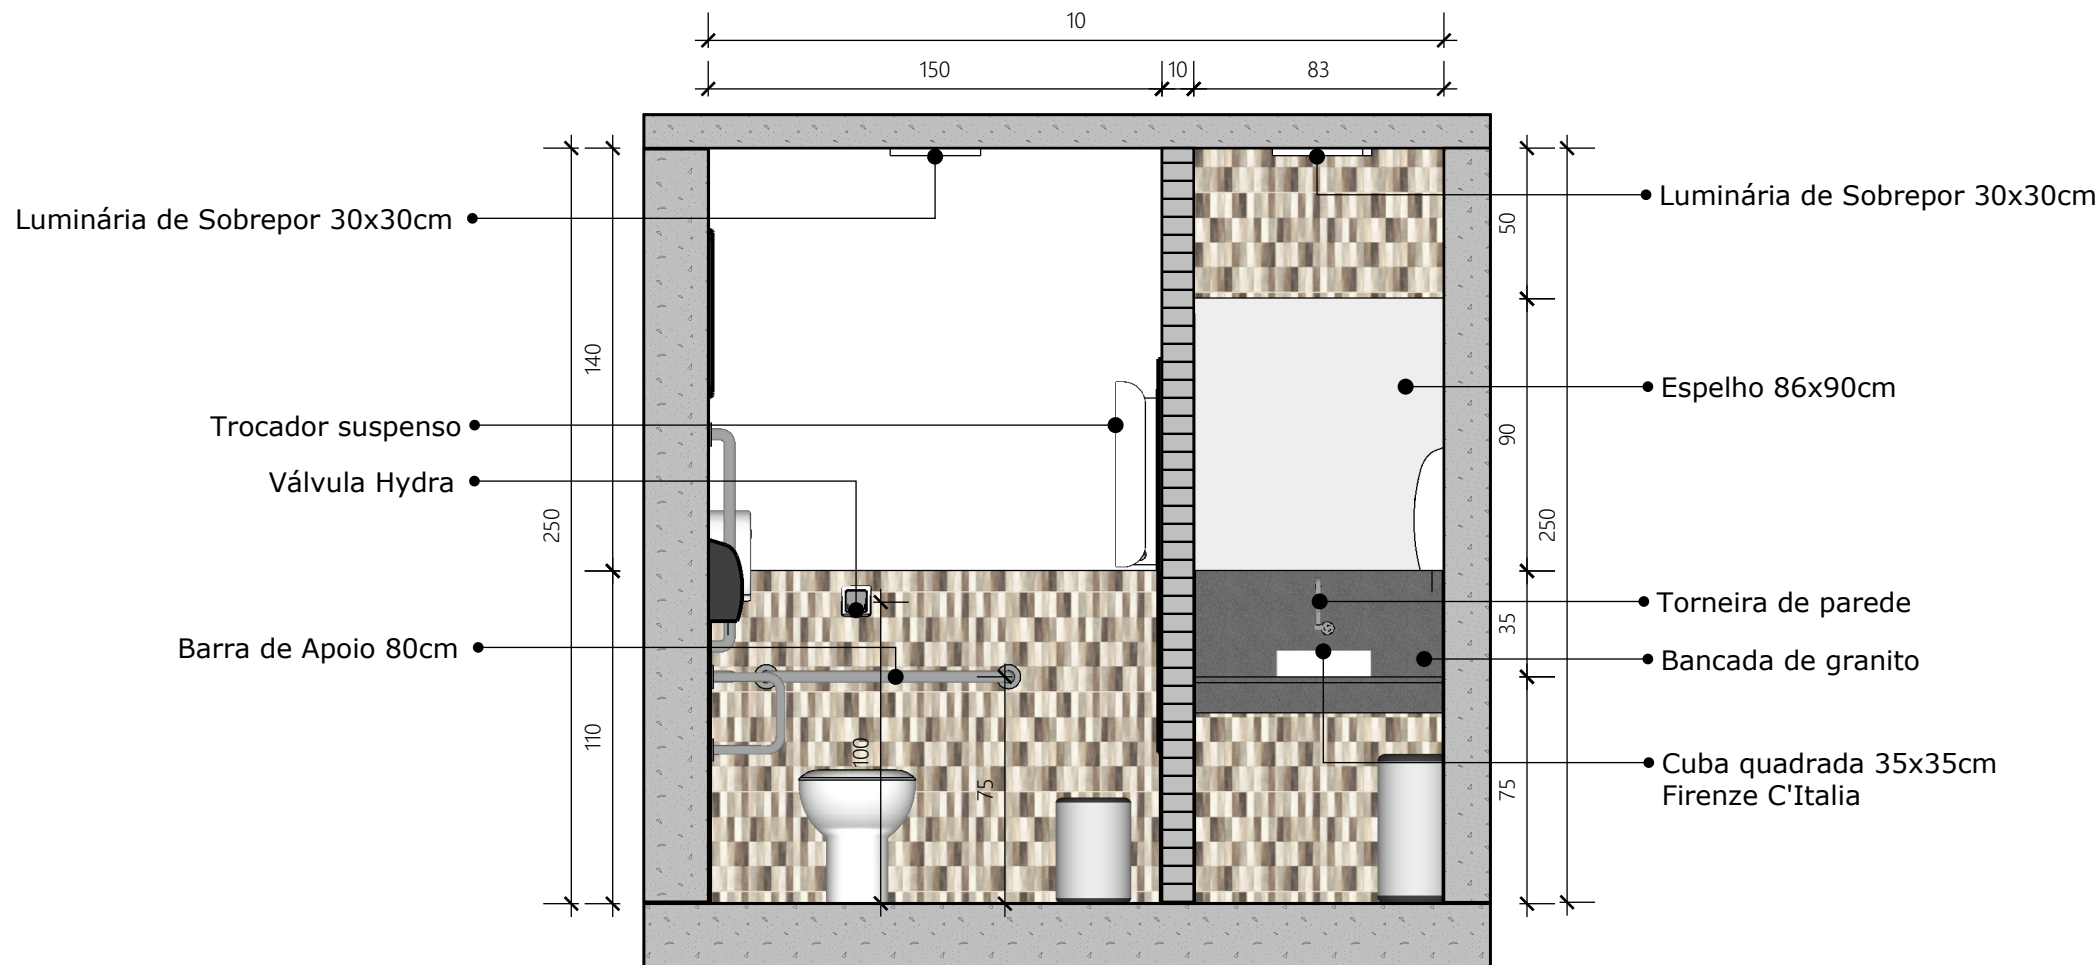

*CONFERIR MEDIDAS NO LOCAL

CORTE B1

DETALHAMENTO ESCALA: 1/25

06/08


BANHEIRO FEMININO E PCD
 DATA: 08/11/2022

CLIENTE: CÂMARA MUNICIPAL DE VEREADORES
 ENDEREÇO: RUA PROFESSOR COELHO DE SOUZA, 210 -
 CENTRO, TRIUNFO/RS - CEP 95.840-000

RODOVIA TF-10, 32.508 - III POLO PETROQUÍMICO
 TRIUNFO/RS - CEP 95.843-000

(51) 3457-3033



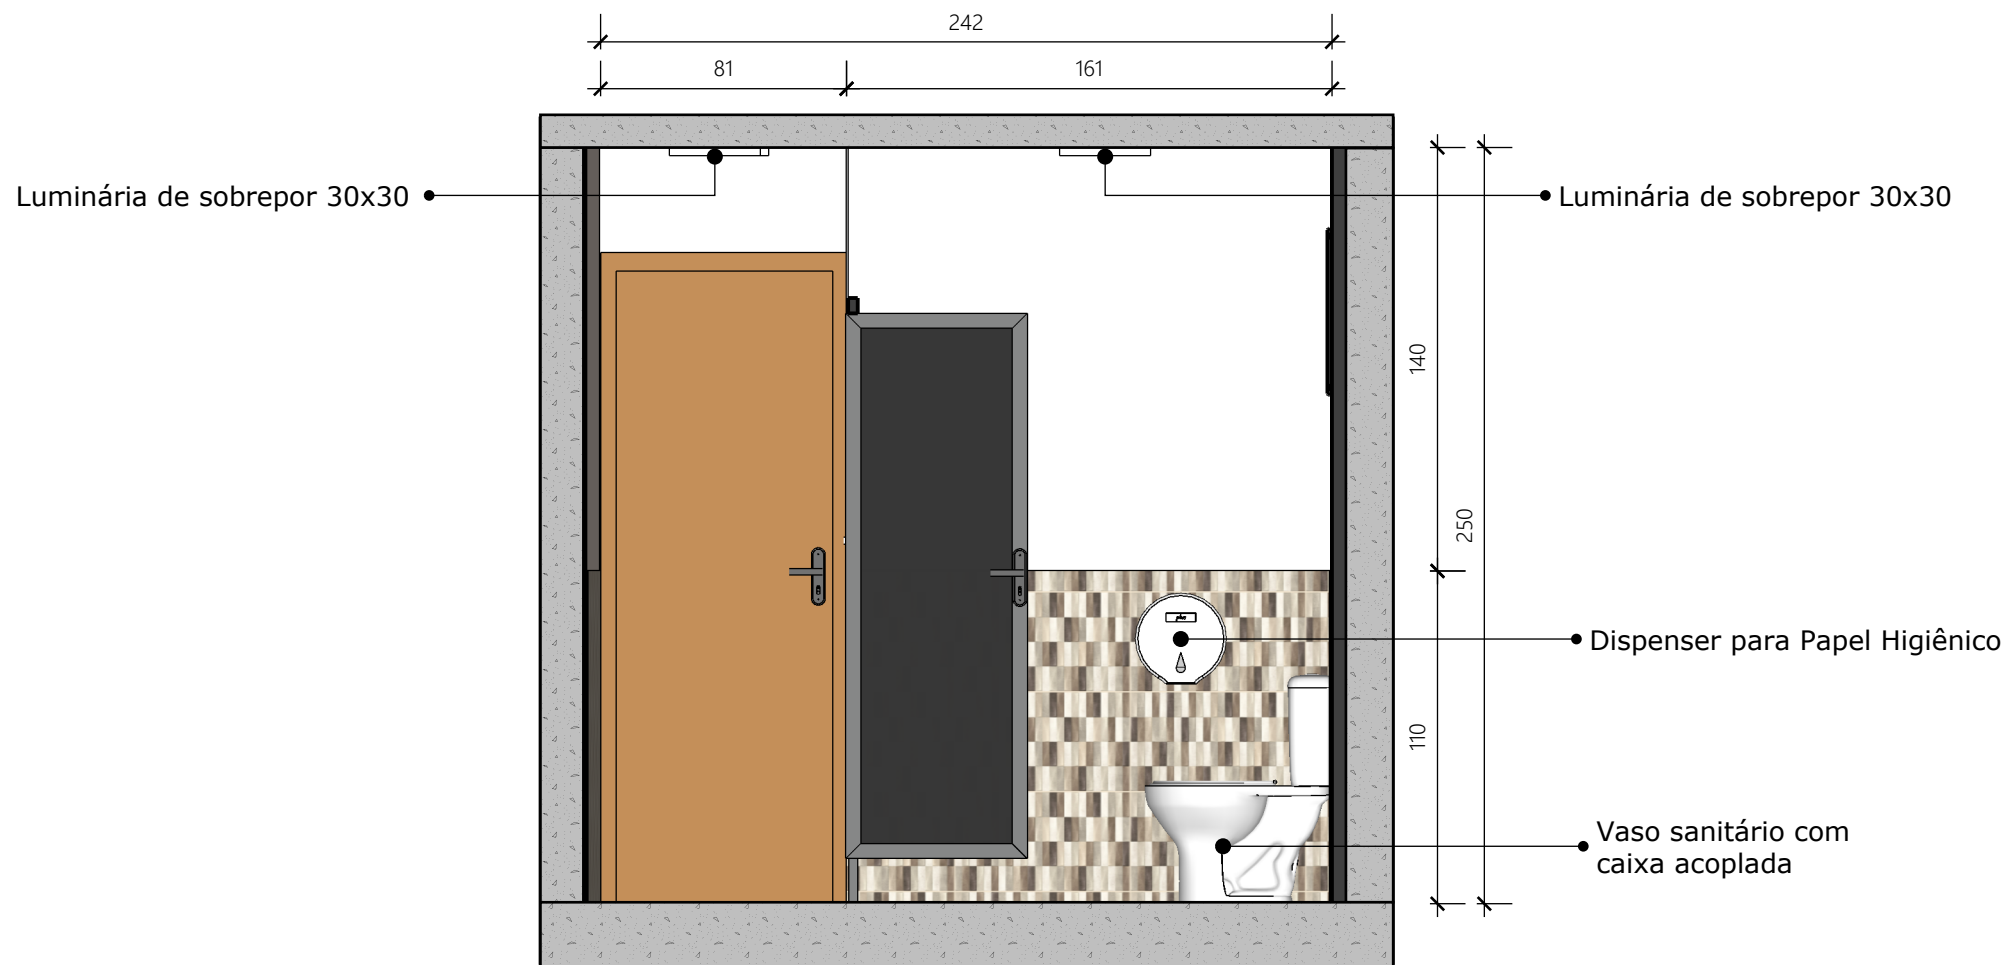

*CONFERIR MEDIDAS NO LOCAL

CORTE B2

DETALHAMENTO

ESCALA: 1/25

07/08

BANHEIRO FEMININO E PCD


DATA: 08/11/2022

CLIENTE: CÂMARA MUNICIPAL DE VEREADORES
 ENDEREÇO: RUA PROFESSOR COELHO DE SOUZA, 210 -
 CENTRO, TRIUNFO/RS - CEP 95.840-000

RODOVIA TF-10, 32.508 - III POLO PETROQUÍMICO
 TRIUNFO/RS - CEP 95.843-000

(51) 3457-3033



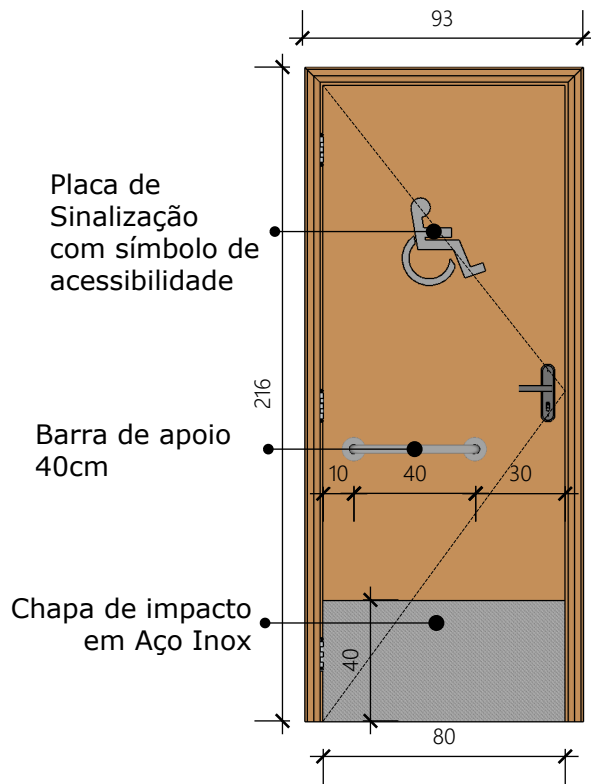


Placa de Sinalização com símbolo de acessibilidade


Barra de apoio 40cm

Chapa de impacto em Aço Inox


PORTA ACESSO PCD

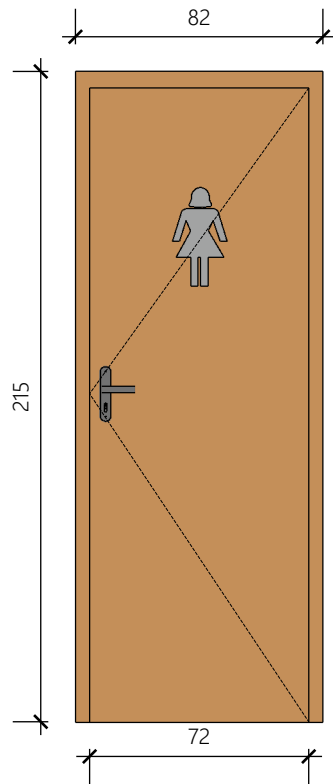

PORTA DE ACESSO FEMININO

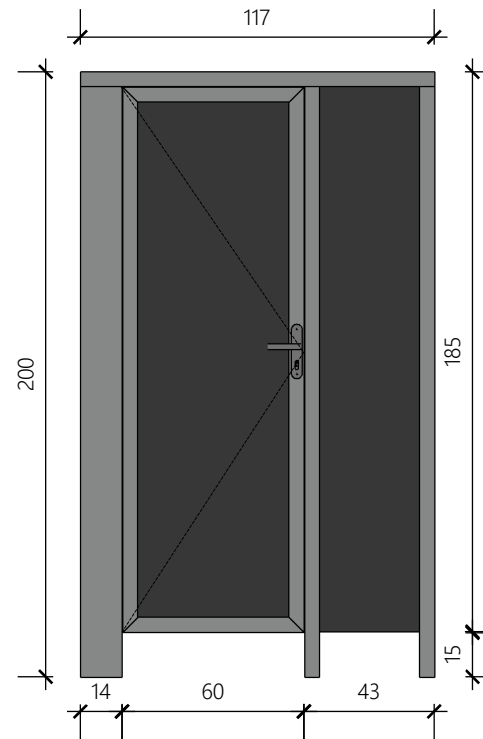

DIVISÓRIA DO SANITÁRIO
*conforme existente no sanitário masculino

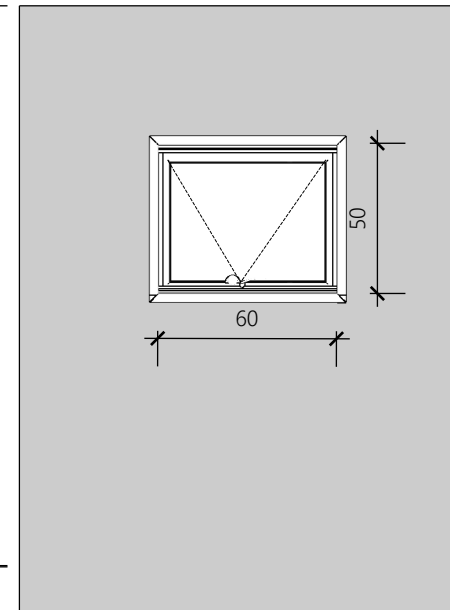

JANELA MAXIM-AR

ESQUADRIAS

08/08

DETALHAMENTO ESCALA: 1/25


BANHEIRO FEMININO E PCD
DATA: 08/11/2022

CLIENTE: CÂMARA MUNICIPAL DE VEREADORES
ENDEREÇO: RUA PROFESSOR COELHO DE SOUZA, 210 - CENTRO, TRIUNFO/RS - CEP 95.840-000



RODOVIA TF-10, 32.508 - III POLO PETROQUÍMICO
TRIUNFO/RS - CEP 95.843-000

(51) 3457-3033



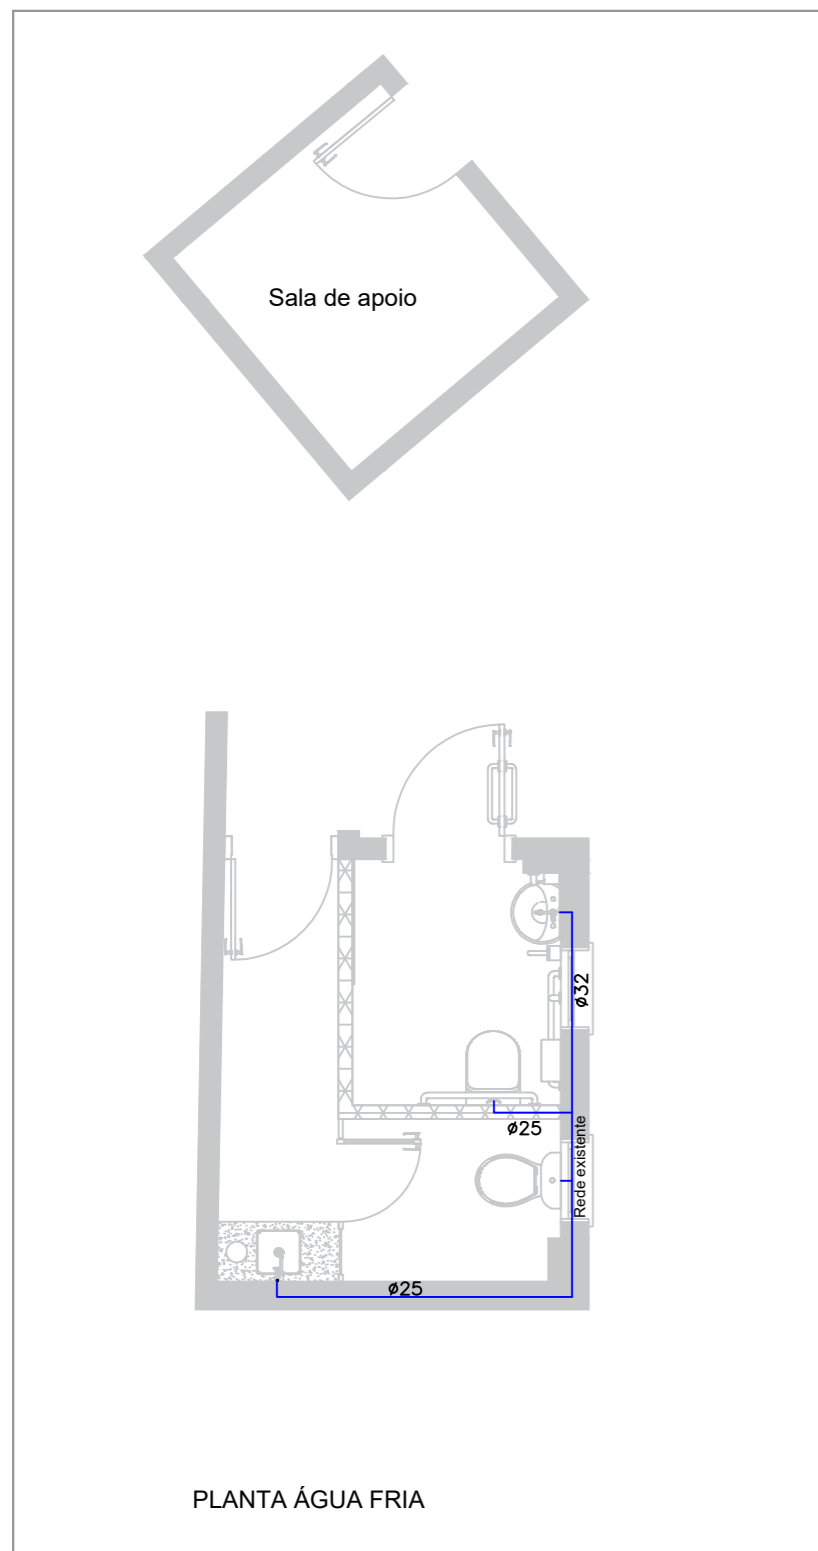

LEGENDA	
	TUBO DE ESGOTO SANITÁRIO
	TUBO DE ÁGUA FRIA
	CAIXA SIFONADA Ø150
	CAIXA DE INSPEÇÃO SANITÁRIA. 60X60cm

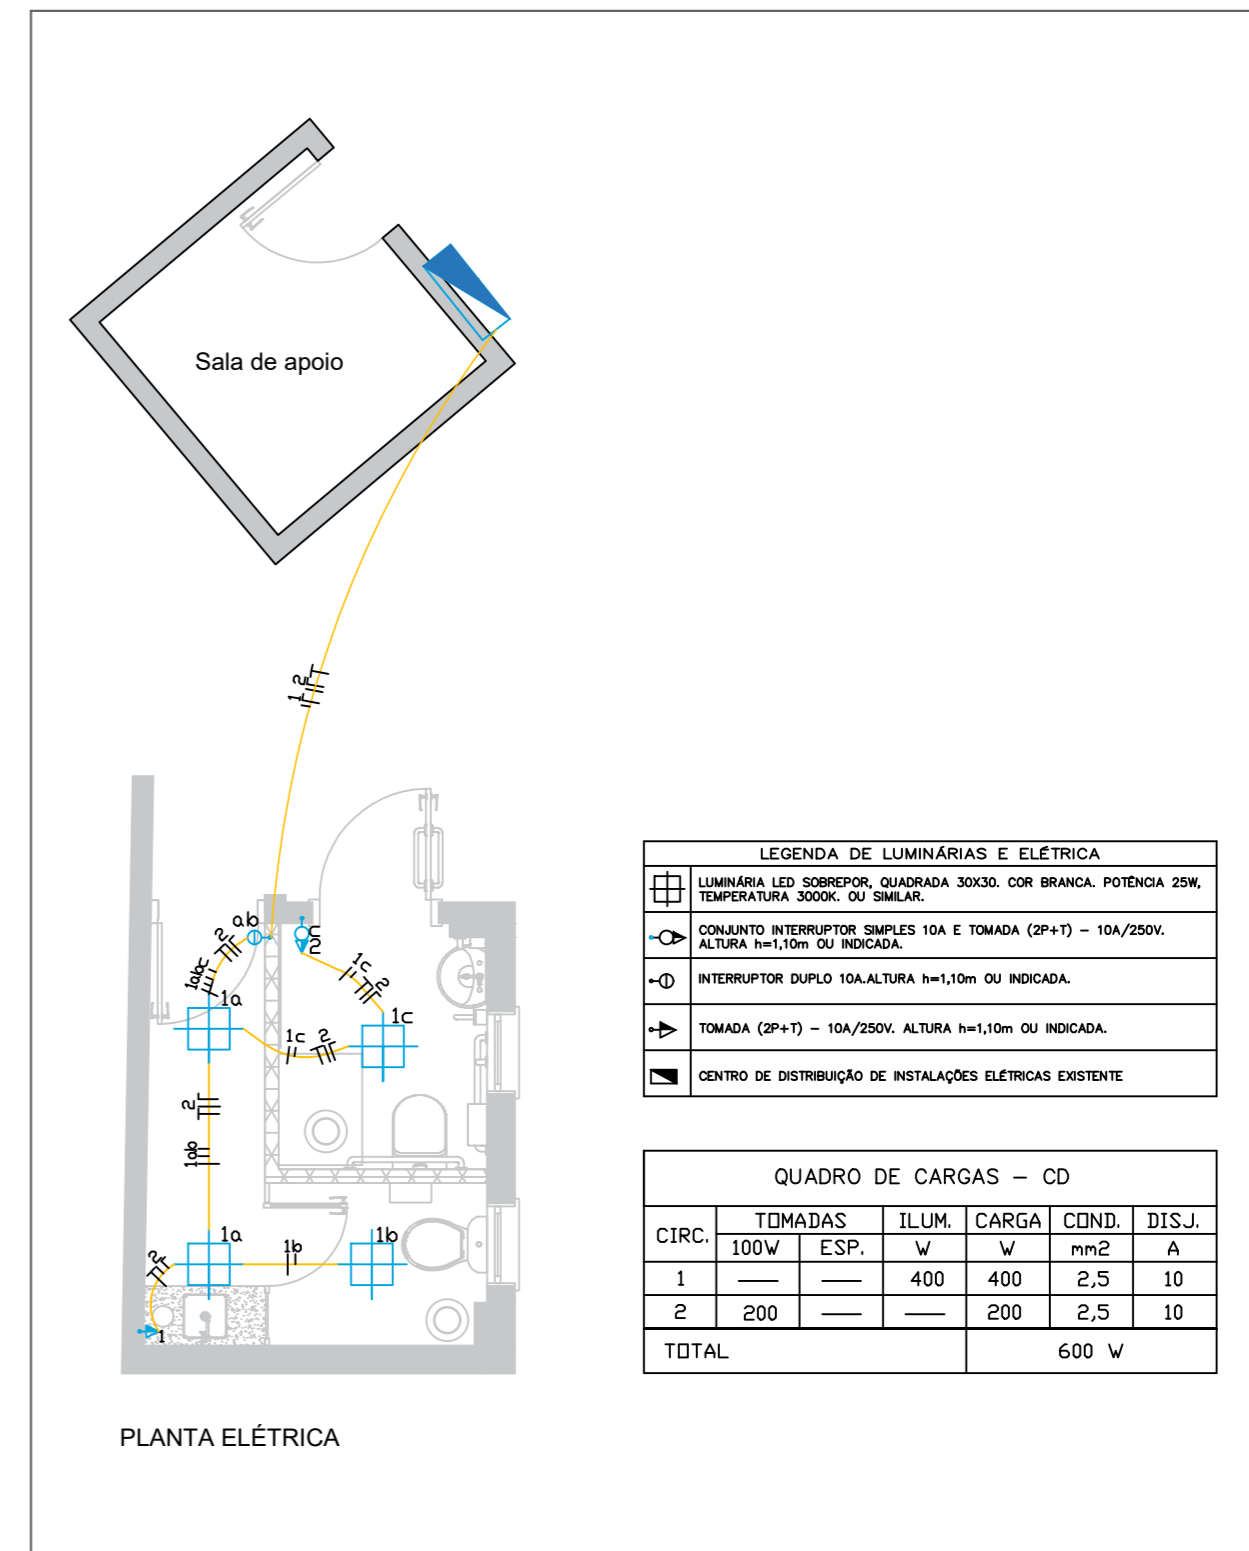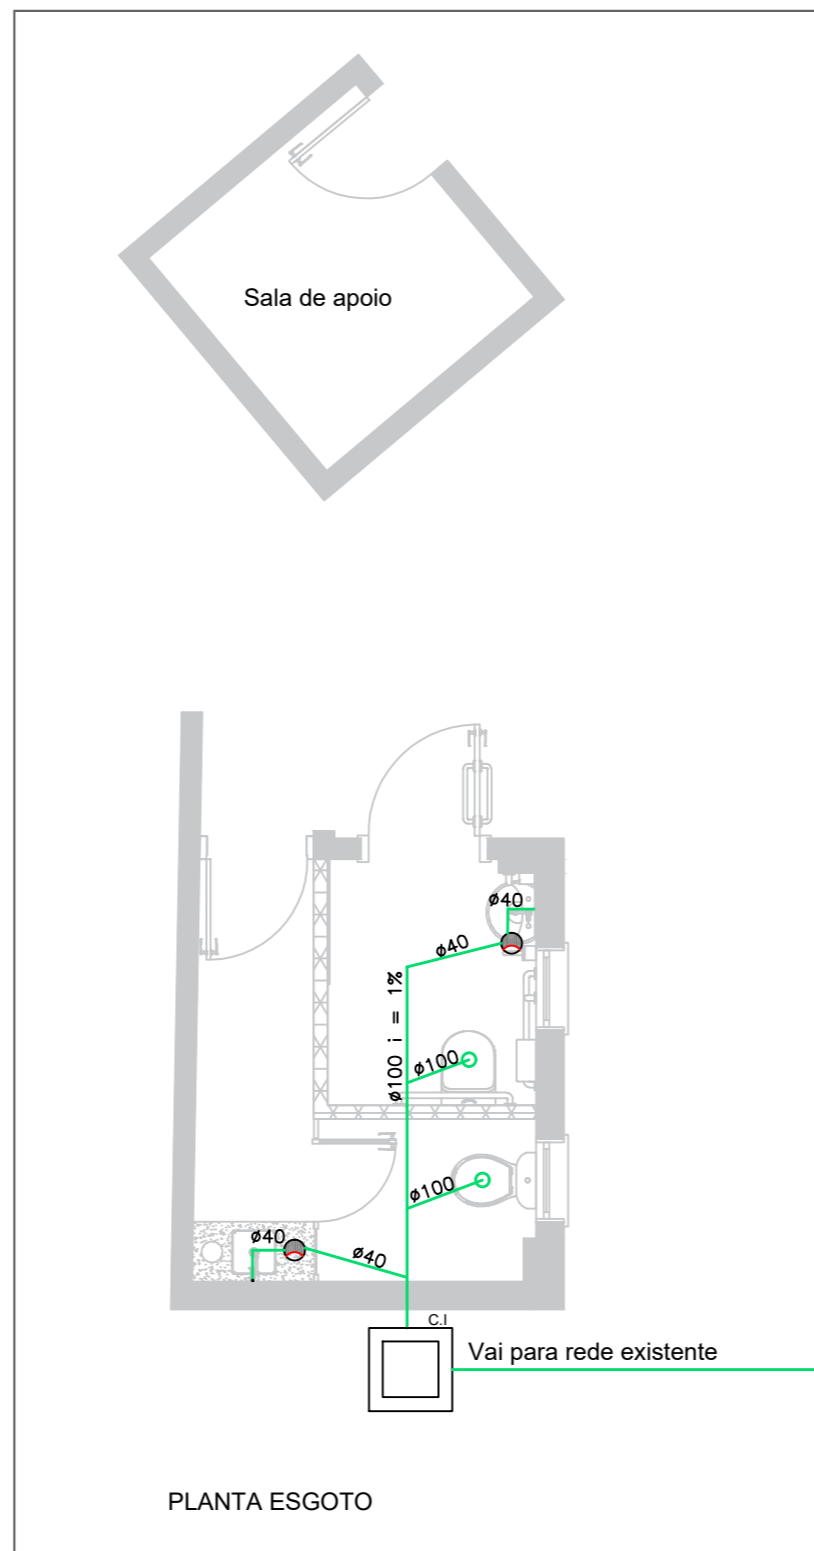

LEGENDA DE LUMINÁRIAS E ELÉTRICA	
	LUMINÁRIA LED SOBREPOR, QUADRADA 30X30, COR BRANCA, POTÊNCIA 25W, TEMPERATURA 3000K, OU SIMILAR.
	CONJUNTO INTERRUPTOR SIMPLES 10A E TOMADA (2P+T) - 10A/250V, ALTURA h=1,10m OU INDICADA.
	INTERRUPTOR DUPLO 10A, ALTURA h=1,10m OU INDICADA.
	TOMADA (2P+T) - 10A/250V, ALTURA h=1,10m OU INDICADA.
	CENTRO DE DISTRIBUIÇÃO DE INSTALAÇÕES ELÉTRICAS EXISTENTE

QUADRO DE CARGAS - CD						
CIRC.	TOMADAS 100W	ESP.	ILUM. W	CARGA W	COND. mm2	DISJ. A
1	—	—	400	400	2,5	10
2	200	—	—	200	2,5	10
TOTAL				600 W		

PROJETO ELÉTRICO E HIDROSSANITÁRIO ESCALA: 1/50

BANHEIRO FEMININO E PCD
DATA: 08/11/2022

CLIENTE: CÂMARA MUNICIPAL DE VEREADORES
ENDEREÇO: RUA PROFESSOR COELHO DE SOUZA, 210 -
CENTRO, TRIUNFO/RS - CEP 95.840-000

RODOVIA TF-10, 32.508 - III POLO PETROQUÍMICO
TRIUNFO/RS - CEP 95.843-000
(51) 3457-3033

